


PLANTA BAIXA - PAV. MEZANINO  
ESCALA 1:50

**LEGENDA**

- HIRANTE SIMPLES DE PAREDE NO INTERIOR DO ABRIGO
- BOTOEIRA TIPO "LIGA", PARA ACONEXAMENTO DA BOMBA DE INCENDIO
- TUBULACAO QUE SOBE
- TUBULACAO QUE DESCE
- TUBULACAO DE INCENDIO
- PANEL DE COMANDO DAS BOMBAS DE INCENDIO
- ALARMADOR SONORO DO SISTEMA DE ALARME, ENDEREÇAVEL, DIGITAL
- ACHADOR MANUAL DO SISTEMA DE ALARME, ENDEREÇAVEL, DIGITAL
- CENTRAL DE ALARME CONTRA INCENDIO, ENDEREÇAVEL, DIGITAL
- EXTINTOR CAP. EXTINTORA 3A:40BC (PÓ QUÍMICO ABC - 6kg)
- EXTINTOR CAP. EXTINTORA 20BC (PÓ QUÍMICO - 6kg)
- EXTINTOR CAP. EXTINTORA 20BC (PÓ QUÍMICO - 6kg)
- DIREÇÃO DO FLUXO DA ROTA DE SAÍDA ILUSTRATIVA EM PROJETO
- SAÍDA FINAL DA ROTA ILUSTRATIVA EM PROJETO
- LUMINÁRIA DE EMERGENCIA
- Placa de Sinalização de Saida Instalada sobre a porta a 10 cm acima do vergo ou centralizada no topo da porta a 1,80 m do piso; COO 514
- Placa de sinalização, orientação e salvamento indicanda
- Placa de sinalização, orientação e salvamento indicanda
- Placa de Sinalização instalada a 1,80 m nos patamares de escadas.

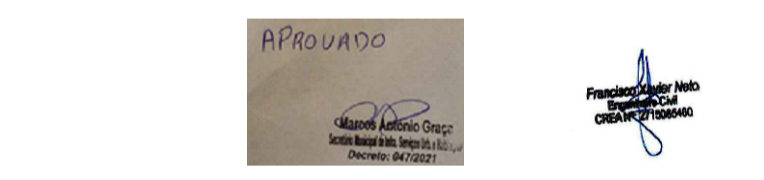

ENG. PROJETISTA: **ENG CIVIL**  
 PROPRIETÁRIO: **PREFEITURA MUNICIPAL DE PROPRIÁ**

**PROJETO DE INCÊNDIO**

MERCADO MUNICIPAL DE PROPRIÁ  
 AV. CONRADO DE ARAUJO, S/N. PROPRIÁ - SERGIPE

DATA:	PROJETO:	EDICAO:
JUNHO/2021	PROJETO DE INCENDIO	
ESCALA:	PLANTA:	FECHA:
1/50	PLANTA BAIXA MEZANINO	02/03